
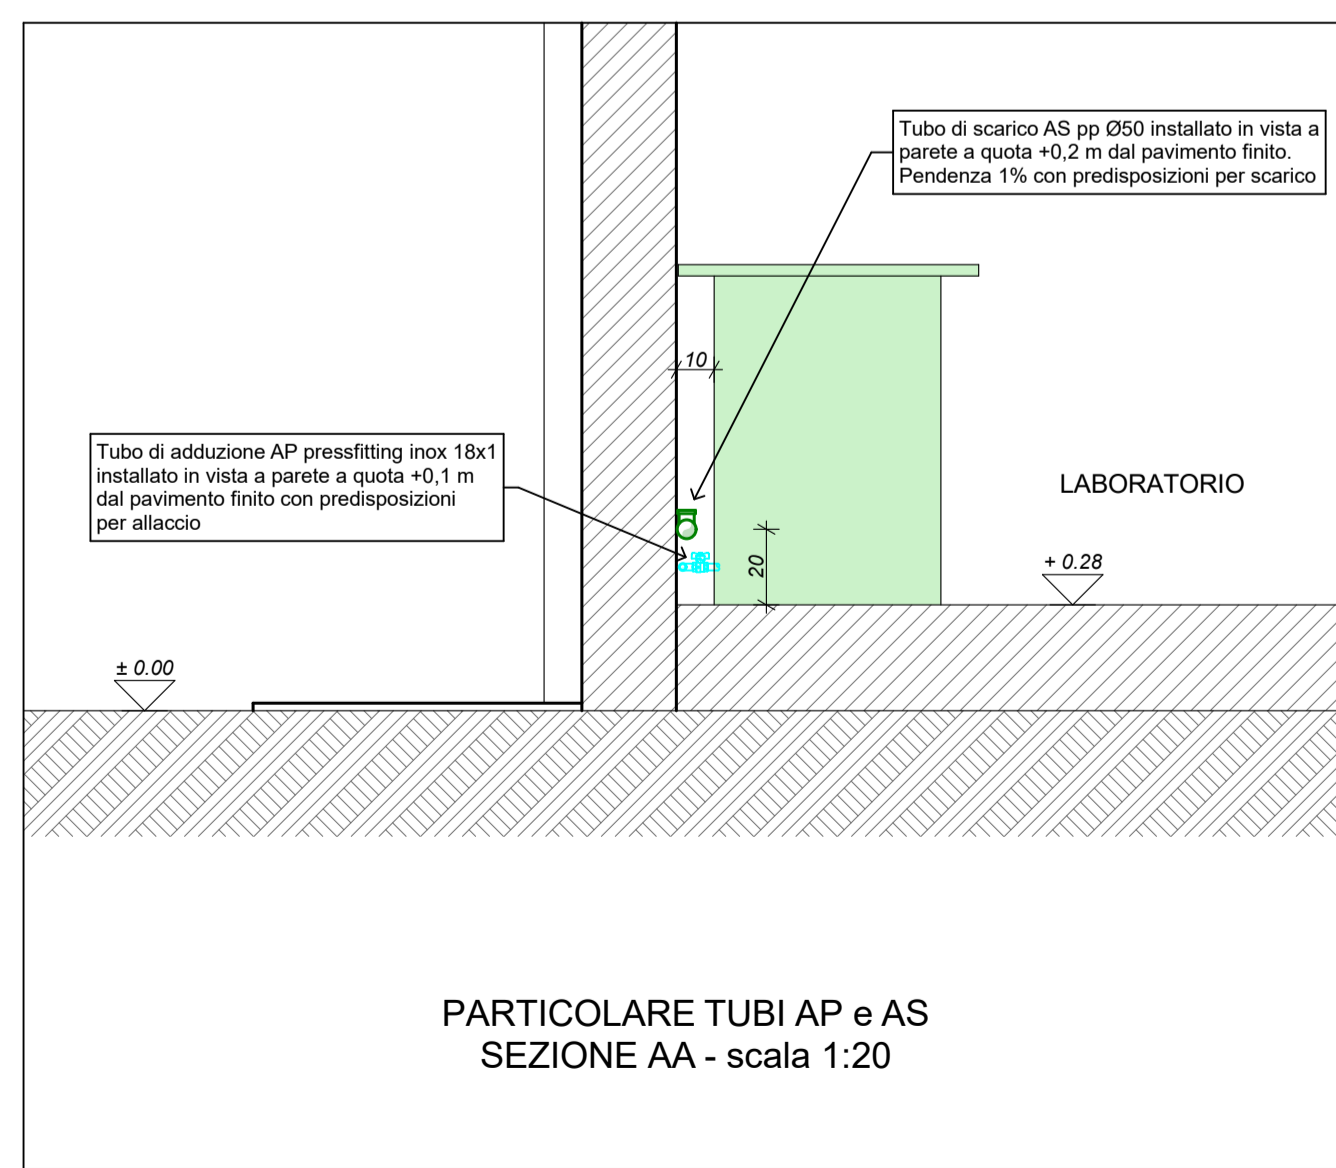
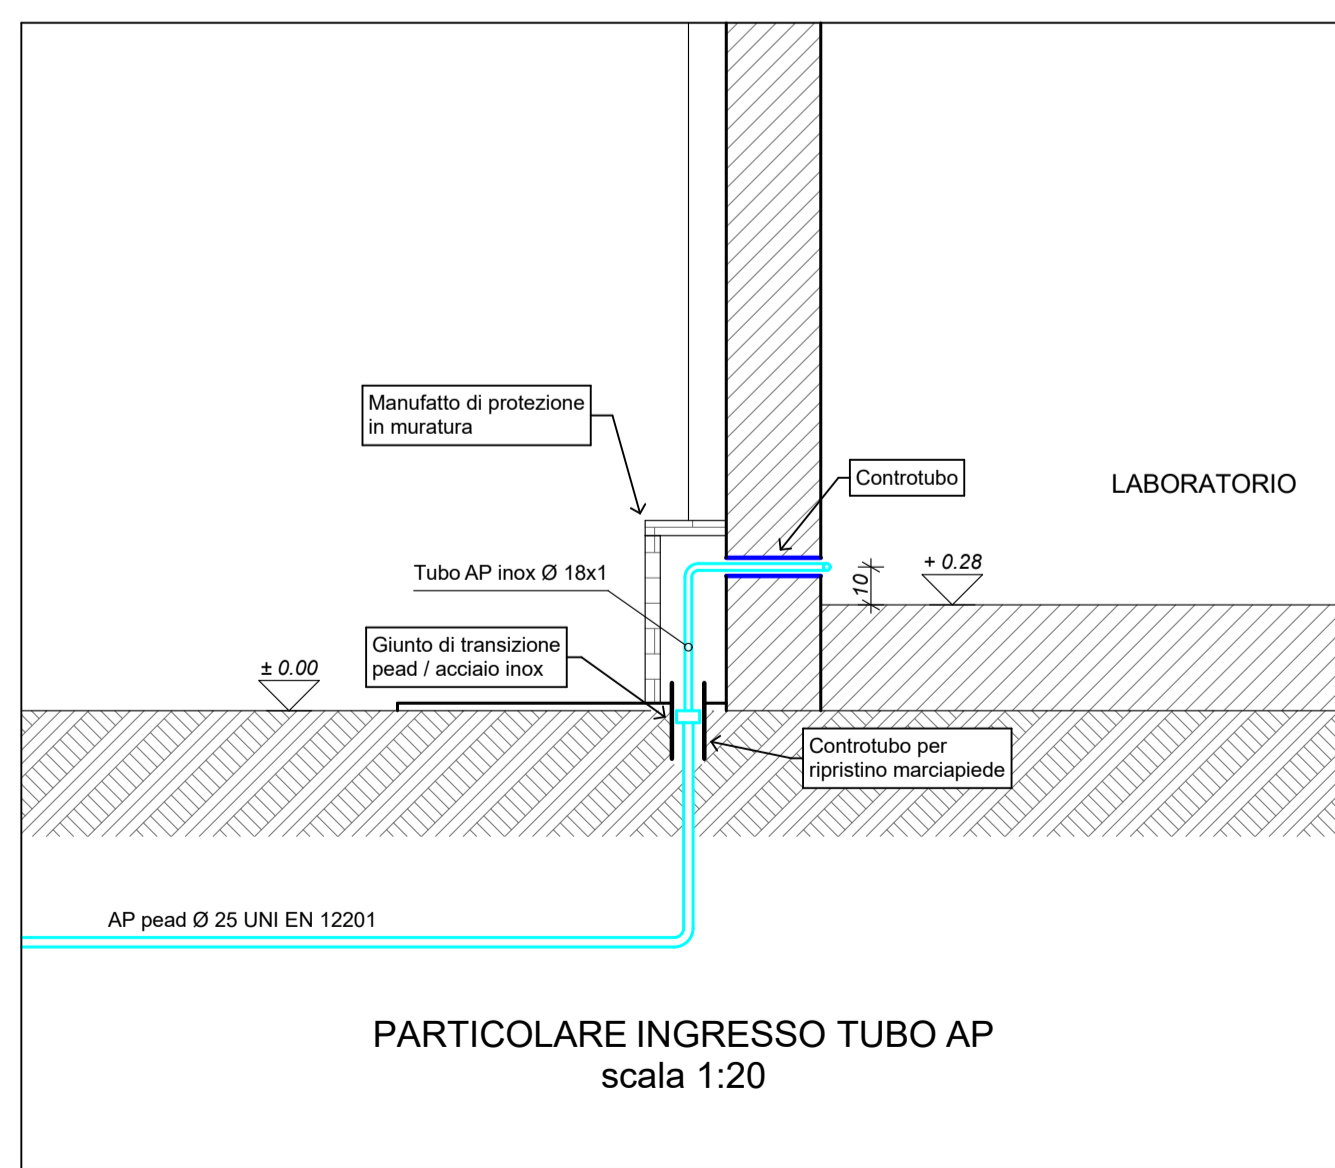


NB: le sigle numerate si riferiscono ad apparecchiature richiamate e descritte nelle voci di computo metrico

- AP Tubazioni acqua potabile fredda
- AS Tubazioni acqua di scarico
- Banco - Armadi - Tavoli
- Strumento IRMS con gas pericolosi e infiammabili
- Strumento con bomboletta di azoto
- Strumento con bombola di anidride carbonica

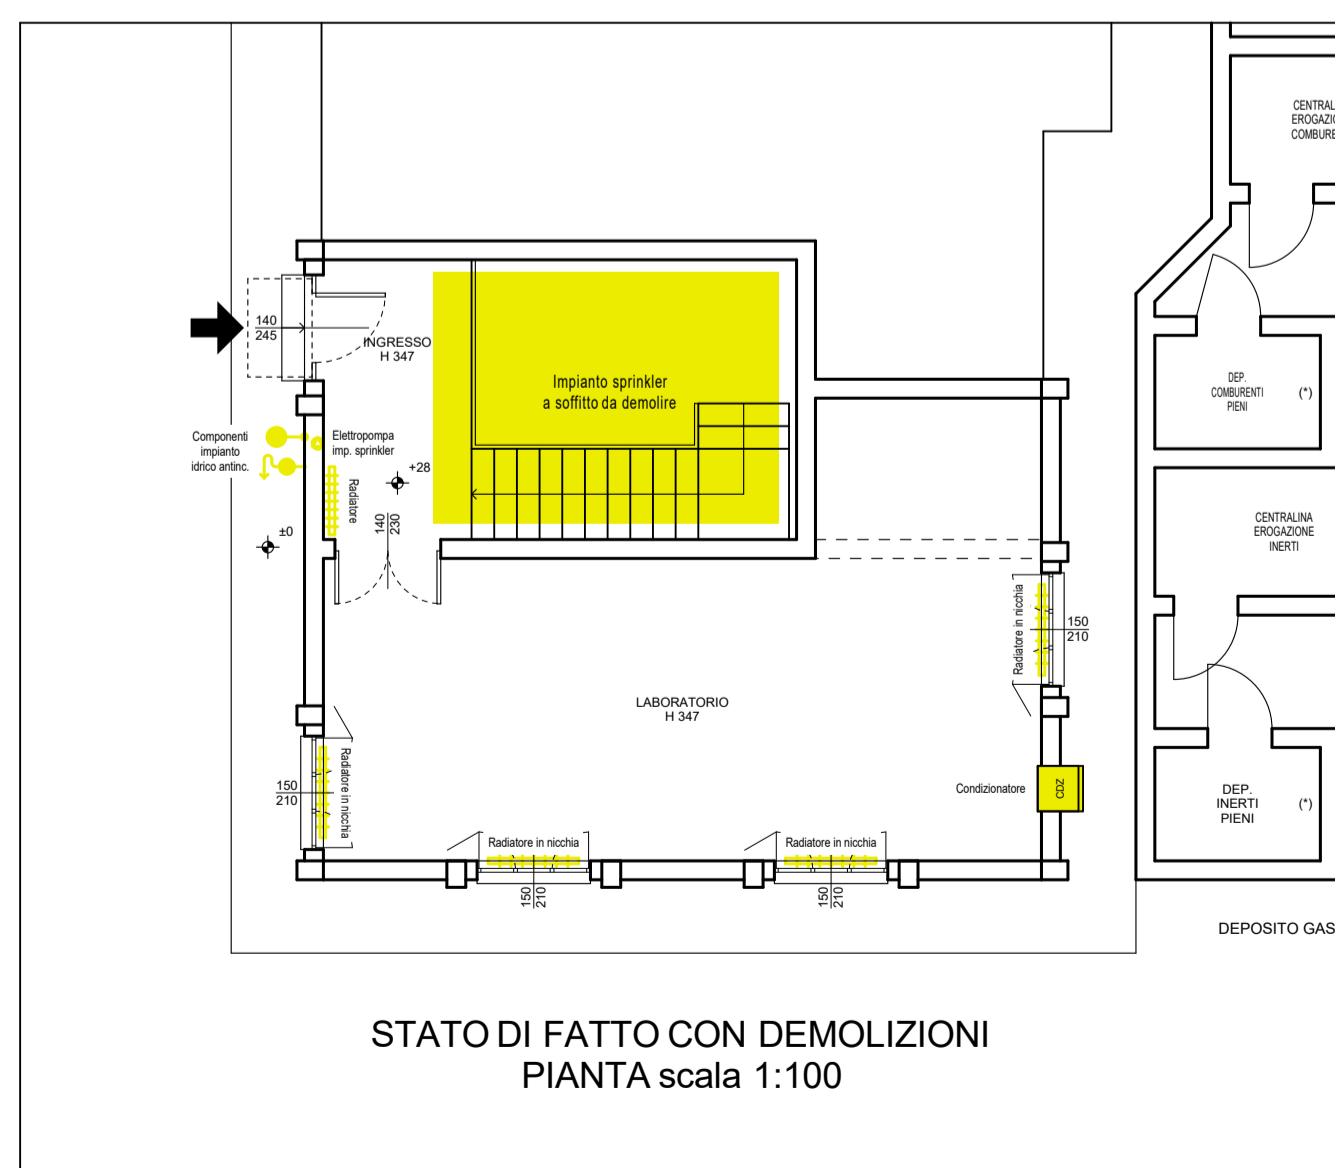

INGEGNERI ARCHITETTI PARMA
 STUDIO ASSOCIATO
 ING. FRANCESCO MARINELLI - ING. PIER GIORGIO NASUTI
 43121 PARMA, BORGO DELLA SALNITRARA 4
 TEL. E FAX. 0521 1811288 - 0521 1810634
 P.I. 01700570342

OGGETTO:
 OPERE DI MANUTENZIONE EDIFICIO "BUNKER" DELLA SEDE S.S.I.C.A. DI PARMA
 PER REALIZZAZIONE NUOVO LABORATORIO

COMMITTENTE: S.S.I.C.A. STAZIONE SPERIMENTALE PER L'INDUSTRIA DELLE CONSERVE ALIMENTARI
 SEDE IN PARMA, VIALE TANARA 31/A

PROGETTISTA:
 ING. F. MARINELLI - ING. P.G. NASUTI

AGG.:
 AGG.:

DISEGNO: LT
 RIF: PE18-015

PRATICA: PROGETTO ESECUTIVO
 DATA: 20.06.2018
 SCALA: 1:50

M 1 EDIFICIO BUNKER
 IMPIANTI MECCANICI: CLIMATIZZAZIONE - VENTILAZIONE - IDRICO
 PIANTE - SEZIONE E PARTICOLARI

